



RZUT PARTERU
SKALA 1:100

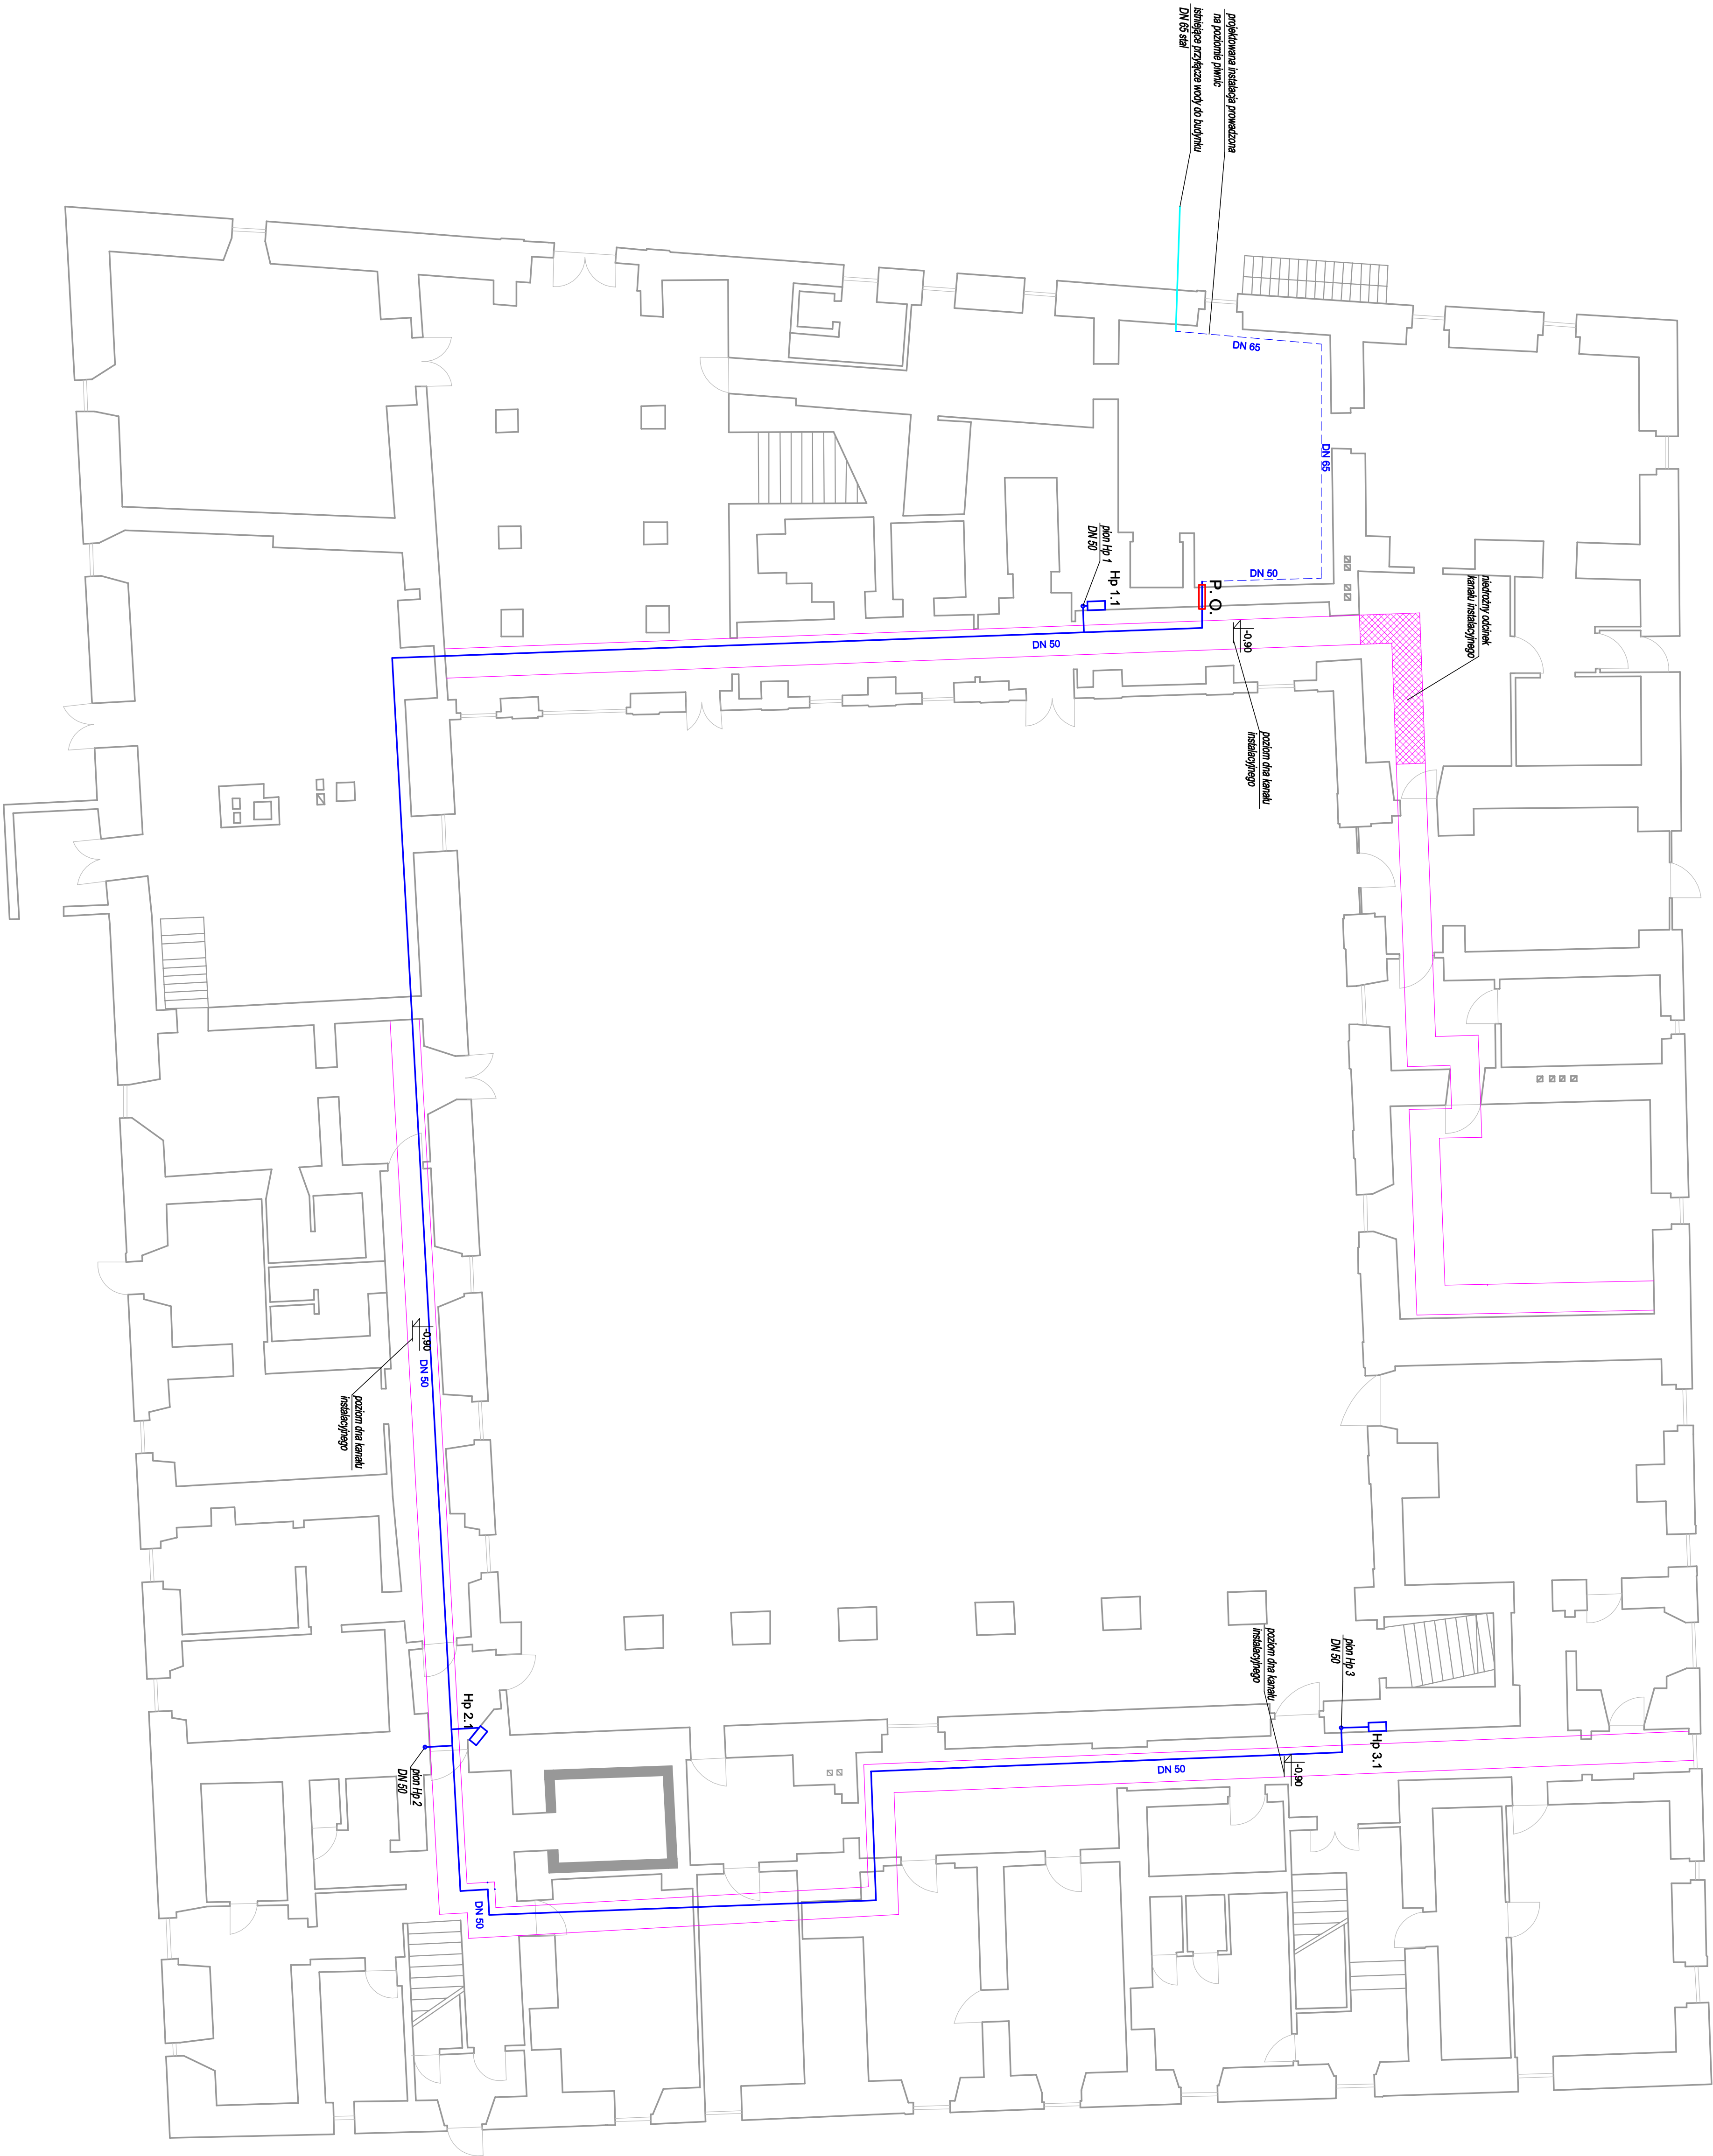

- LEGENDA:
- istniejąca instalacja wody
 - projektowana instalacja hydrantowa DN 50 (stal ocynkowana)
 - ▭ P.O. przejście ogniowe - strefa oddzielenia pożarowego
 - ▭ Hp 1.1 - Hp 3.3 - hydrant wewnętrzny DN 25

UWAGA:

1) W przypadku stwierdzenia warunków innych niż założonych w projekcie należy niezwłocznie skontaktować się z projektantem.

	BUDOWA MIASTKA WODOCIECZNOŚCI		Prace projektowe i wykonawcze	
	M.J. MARCINIAK JUREKIEWICZ		Pracownia projektowa i wykonawcza	
NAZWA I ADRES:		ul. Armii 13, 54-504 Wrocław		Pracownia projektowa i wykonawcza
OBJEKT:		Pracownia projektowa i wykonawcza		Pracownia projektowa i wykonawcza
INWESTOR:		ul. Armii 13, 54-504 Wrocław		Pracownia projektowa i wykonawcza
TYTUŁ RYS.		Wewnętrzna instalacja hydrantowa - rzut parteru		Pracownia projektowa i wykonawcza
PROJEKTOWAŁ:		mgr inż. Michał Jurekiewicz		Pracownia projektowa i wykonawcza
SPRAWDZIŁ:		mgr inż. Michał Jurekiewicz		Pracownia projektowa i wykonawcza
SKALA RYS.		1:100		Pracownia projektowa i wykonawcza
INSTRUKCJA:		1:100		Pracownia projektowa i wykonawcza
PROJEKTOWAŁ:		mgr inż. Michał Jurekiewicz		Pracownia projektowa i wykonawcza
SPRAWDZIŁ:		mgr inż. Michał Jurekiewicz		Pracownia projektowa i wykonawcza